




VESTIÁRIO - PLANTA BAIXA
ESCALA 1:50

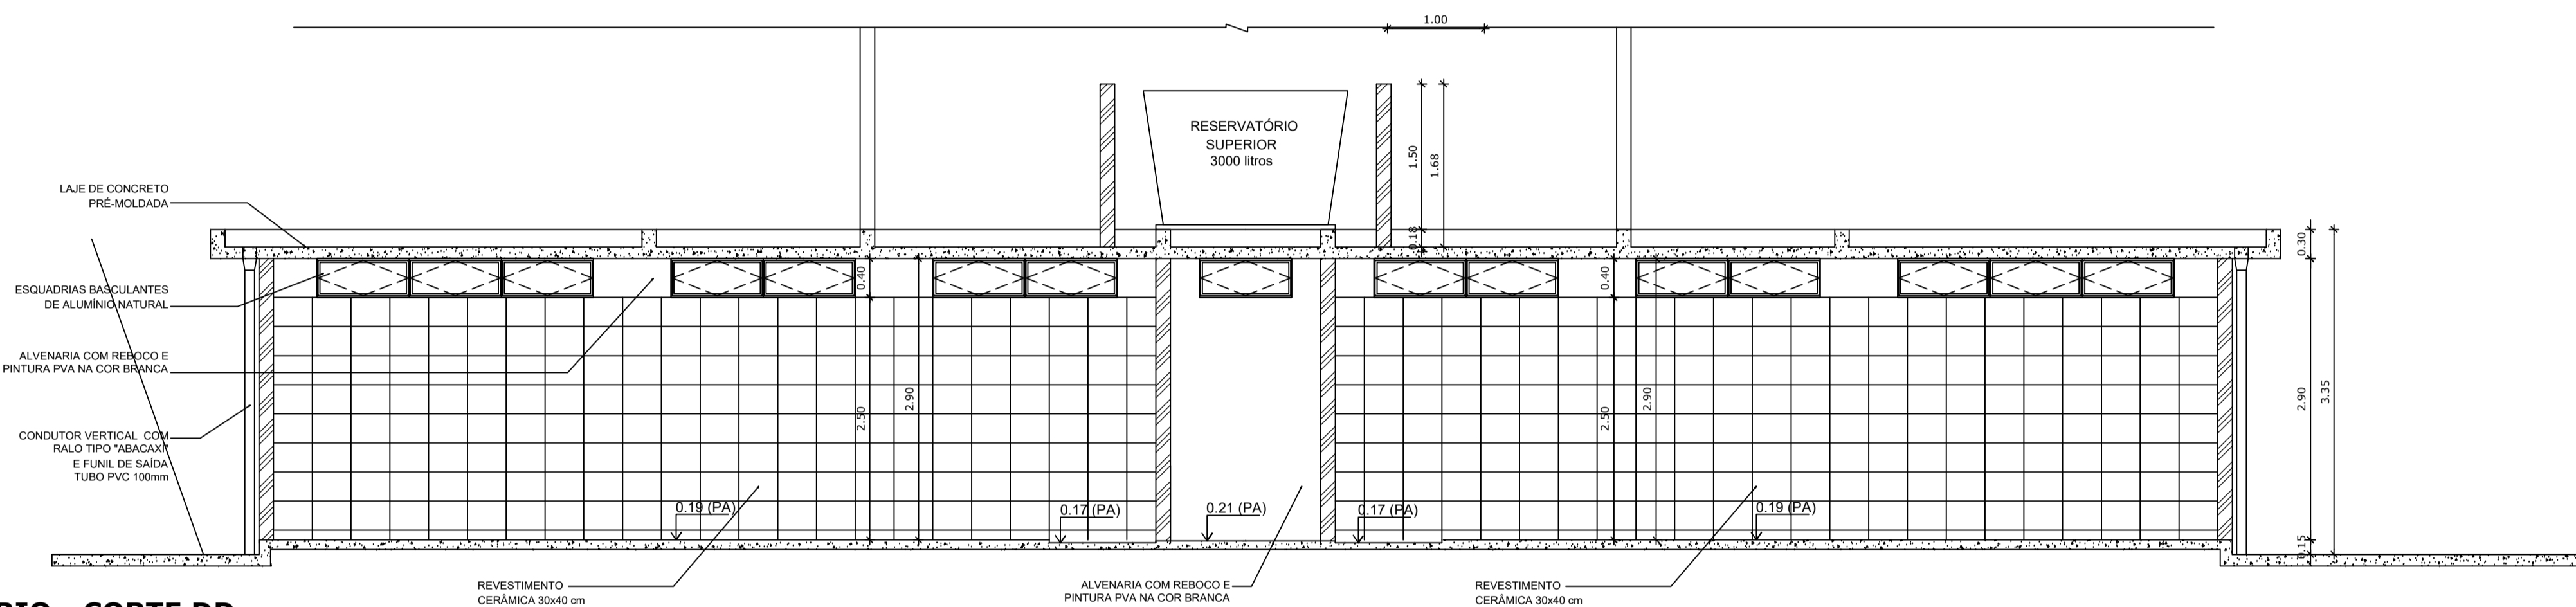


VESTIÁRIO - CORTE DD
ESCALA 1:50

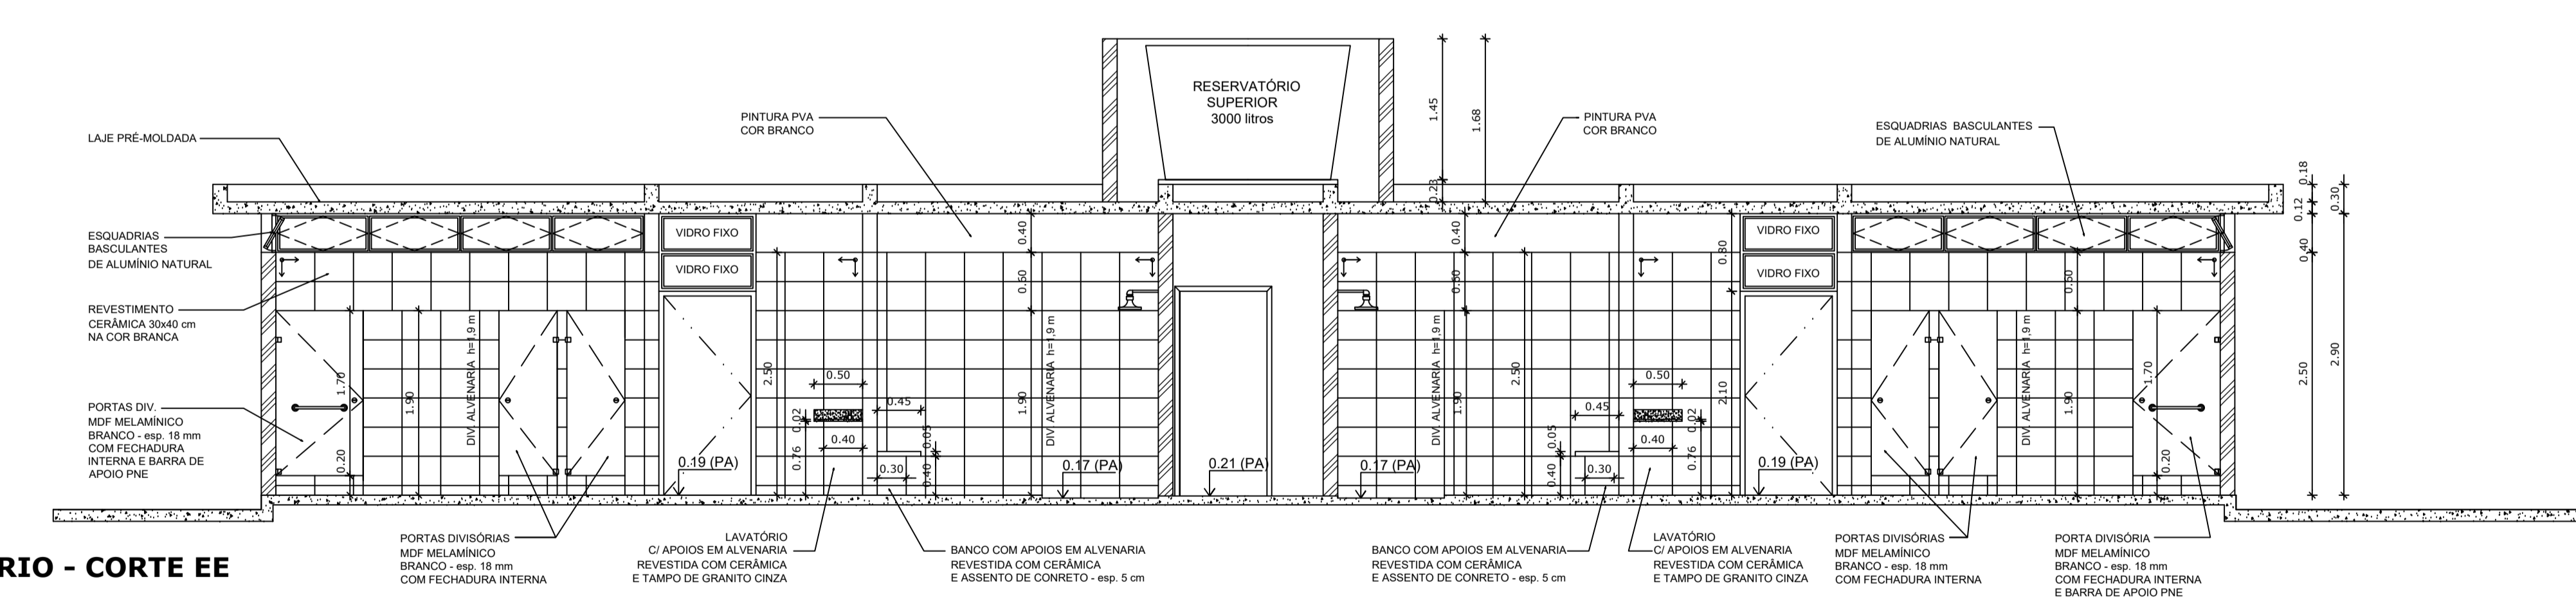


VESTIÁRIO - CORTE EE
ESCALA 1:50

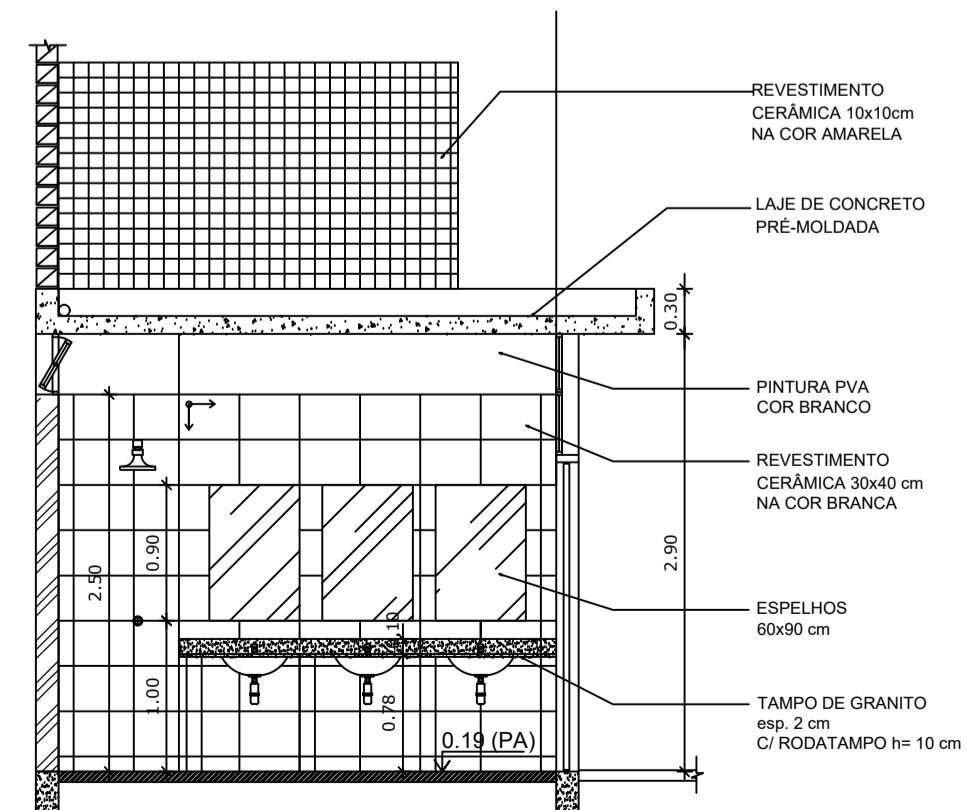


VESTIÁRIO: VISTA A
ESCALA 1:50

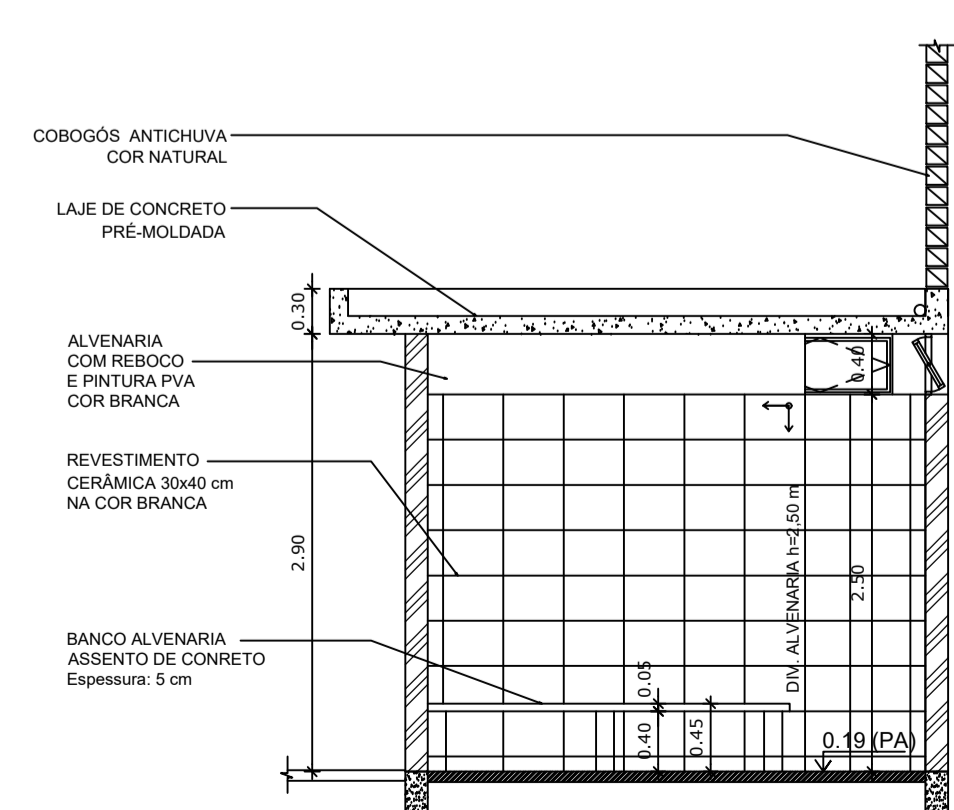

VESTIÁRIO: VISTA B
ESCALA 1:50

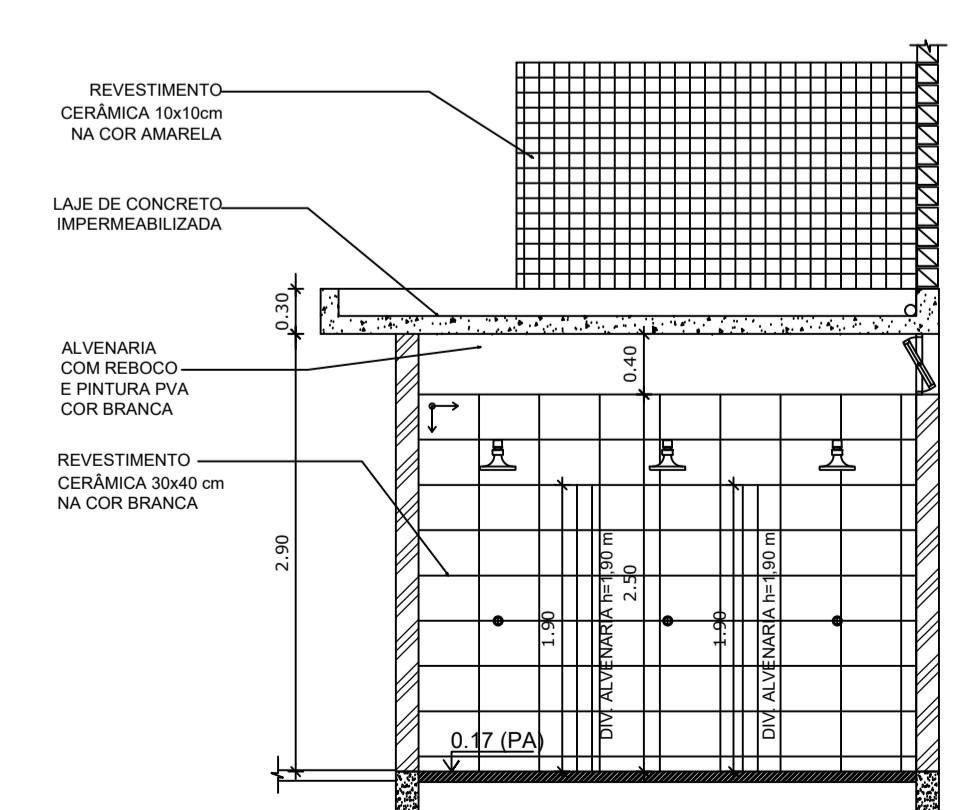

VESTIÁRIO: VISTA C
ESCALA 1:50

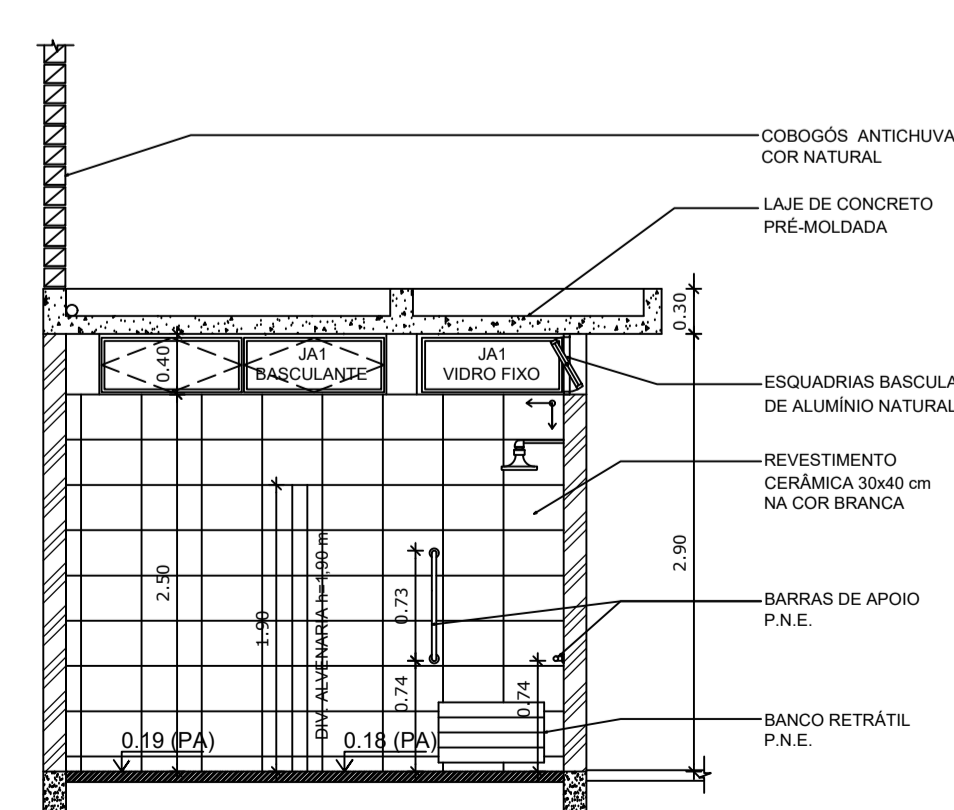

VESTIÁRIO: VISTA D
ESCALA 1:50

CONSTRUÇÃO DE VESTIÁRIO E ARQUIBANCADA
ASSUNTO:
COMPLEMENTO
RUA 64 ESQUINA COM RUA 11, s/n SETOR EXPANSÃO PARQUE LAGO CEP: 73.813-816 - FORMOSA - GO LOCAL:

AUTOR DO PROJETO - ARQUITETO
DJOANATHAN STEYNNER R. DE SOUZA
CAU DF Nº A132538 - 8

PROPRIETÁRIO
INSTITUTO FEDERAL DE EDUCAÇÃO CIÊNCIA E TECNOLOGIA DE GOIÁS

CONTEÚDO:
- PLANTA BAIXA
- CORTE DD
- CORTE EE
- VISTA A
- VISTA B
- VISTA C
- VISTA D

ÁREAS:
- ÁREA DO VESTIÁRIO..... 74,27m²
- ÁREA DA ARQUIBANCADA..... 32,84m²

APROVAÇÃO:

PROJETISTA PRANCHA A1 EXT: 841 X 594 ASENG TODOS OS DIREITOS RESERVADOS. VERSÃO 01/2018

03
02
PROJETO ARQUITETÔNICO